


Legendas	
	Quadro de distribuição secundário - embutido
	Caixa de passagem
	Luminária incandescente no teto - potência, circuito e interruptor indicado
	Luminária fluorescente no teto - potência, circuito e interruptor indicado
	Tomada na parede, altura 30 cm
	Tomada na parede, altura 130 cm
	Tomada na parede, altura 200 cm
	Tomada no piso
	Interruptor simples - 2 teclas
	Interruptor simples
	Eletroduto de 3/4" pelo piso
	Eletroduto de 3/4" pela parede
	Eletroduto de 3/4" pelo teto
	Neutro
	Fase
	Retorno
	Terra

PLANTA BAIXA
 Área Total = 149,57 m²
 Escala 1:50

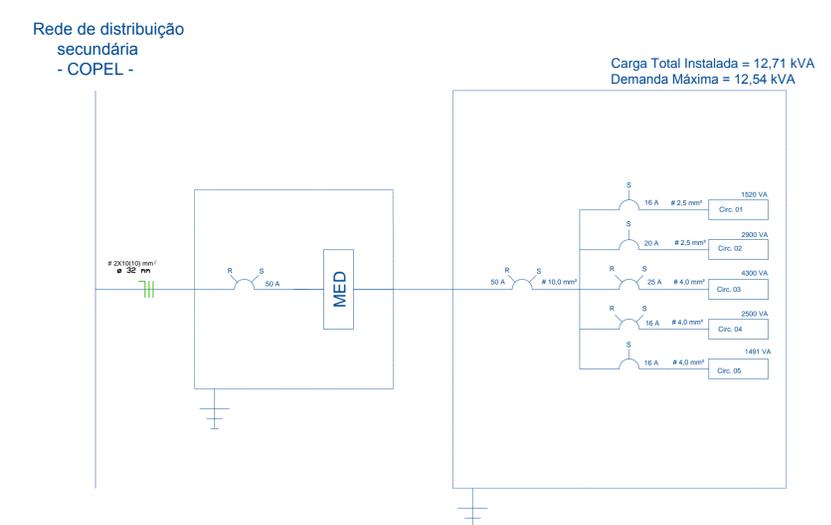

Circuito	Descrição	Tensão (V)	POTÊNCIA (VA)				TOTAL	Proteção (A)	Condutor (mm ²)	Eletroduto (mm)	FASES	
			Iluminação	T.U.G.	T.U.E.	TOTAL					FASE R	FASE S
1	Iluminação	127	1520			1520	16	2,5	25,0		1520	
2	T.U.G. - Salas Fundos	127		2900		2900	20	2,5	25,0		2900	
3	T.U.G. - Salas Frente	220		4300		4300	25	4,0	25,0	2150	2150	
4	T.U.E. - Chuveiro	220			2500	2500	16	4,0	25,0	1250	1250	
5	T.U.E. - Compressor	127			1491	1491	16	4,0	25,0		1491	
TOTAL			1520	7200	3991	12711	50	10,0	25,0	5550	7161	

Visão da Prefeitura Municipal

01

PREFEITURA MUNICIPAL DE GENERAL CARNEIRO - PARANÁ

Av. Presidente Getúlio Vargas, 601 - Centro
 CEP 84665-000 General Carneiro - Paraná
 Fone/Fax (0xx) 41 3532-1441
 CNPJ: 75.587.681/0001-07
 E-mail: eng@barba@proffbarba.com.br

PROJETO ELÉTRICO

ENDEREÇO: **Ampliação do Posto de Saúde do Bairro Planalto**

ÁREA: **149,57 M²**

PROPRIETÁRIO: **Rua Domicio Scaramella - Loteamento Monte Castelo - 6ª Parte**

LOCAL: **General Carneiro - PR**

RESPONSÁVEL TÉCNICO: **Jose Augusto Tuna**
 Eng. CIVIL - CREA/SP 051516/V-0

DATA: **Agosto / 2012**

ESCALA: **Indicadas**

PROJETO: **Carlos Alexandre De Oliveira**