


PLANTA BAIXA
 Área Total - 149,57 m²
 Escala 1:50

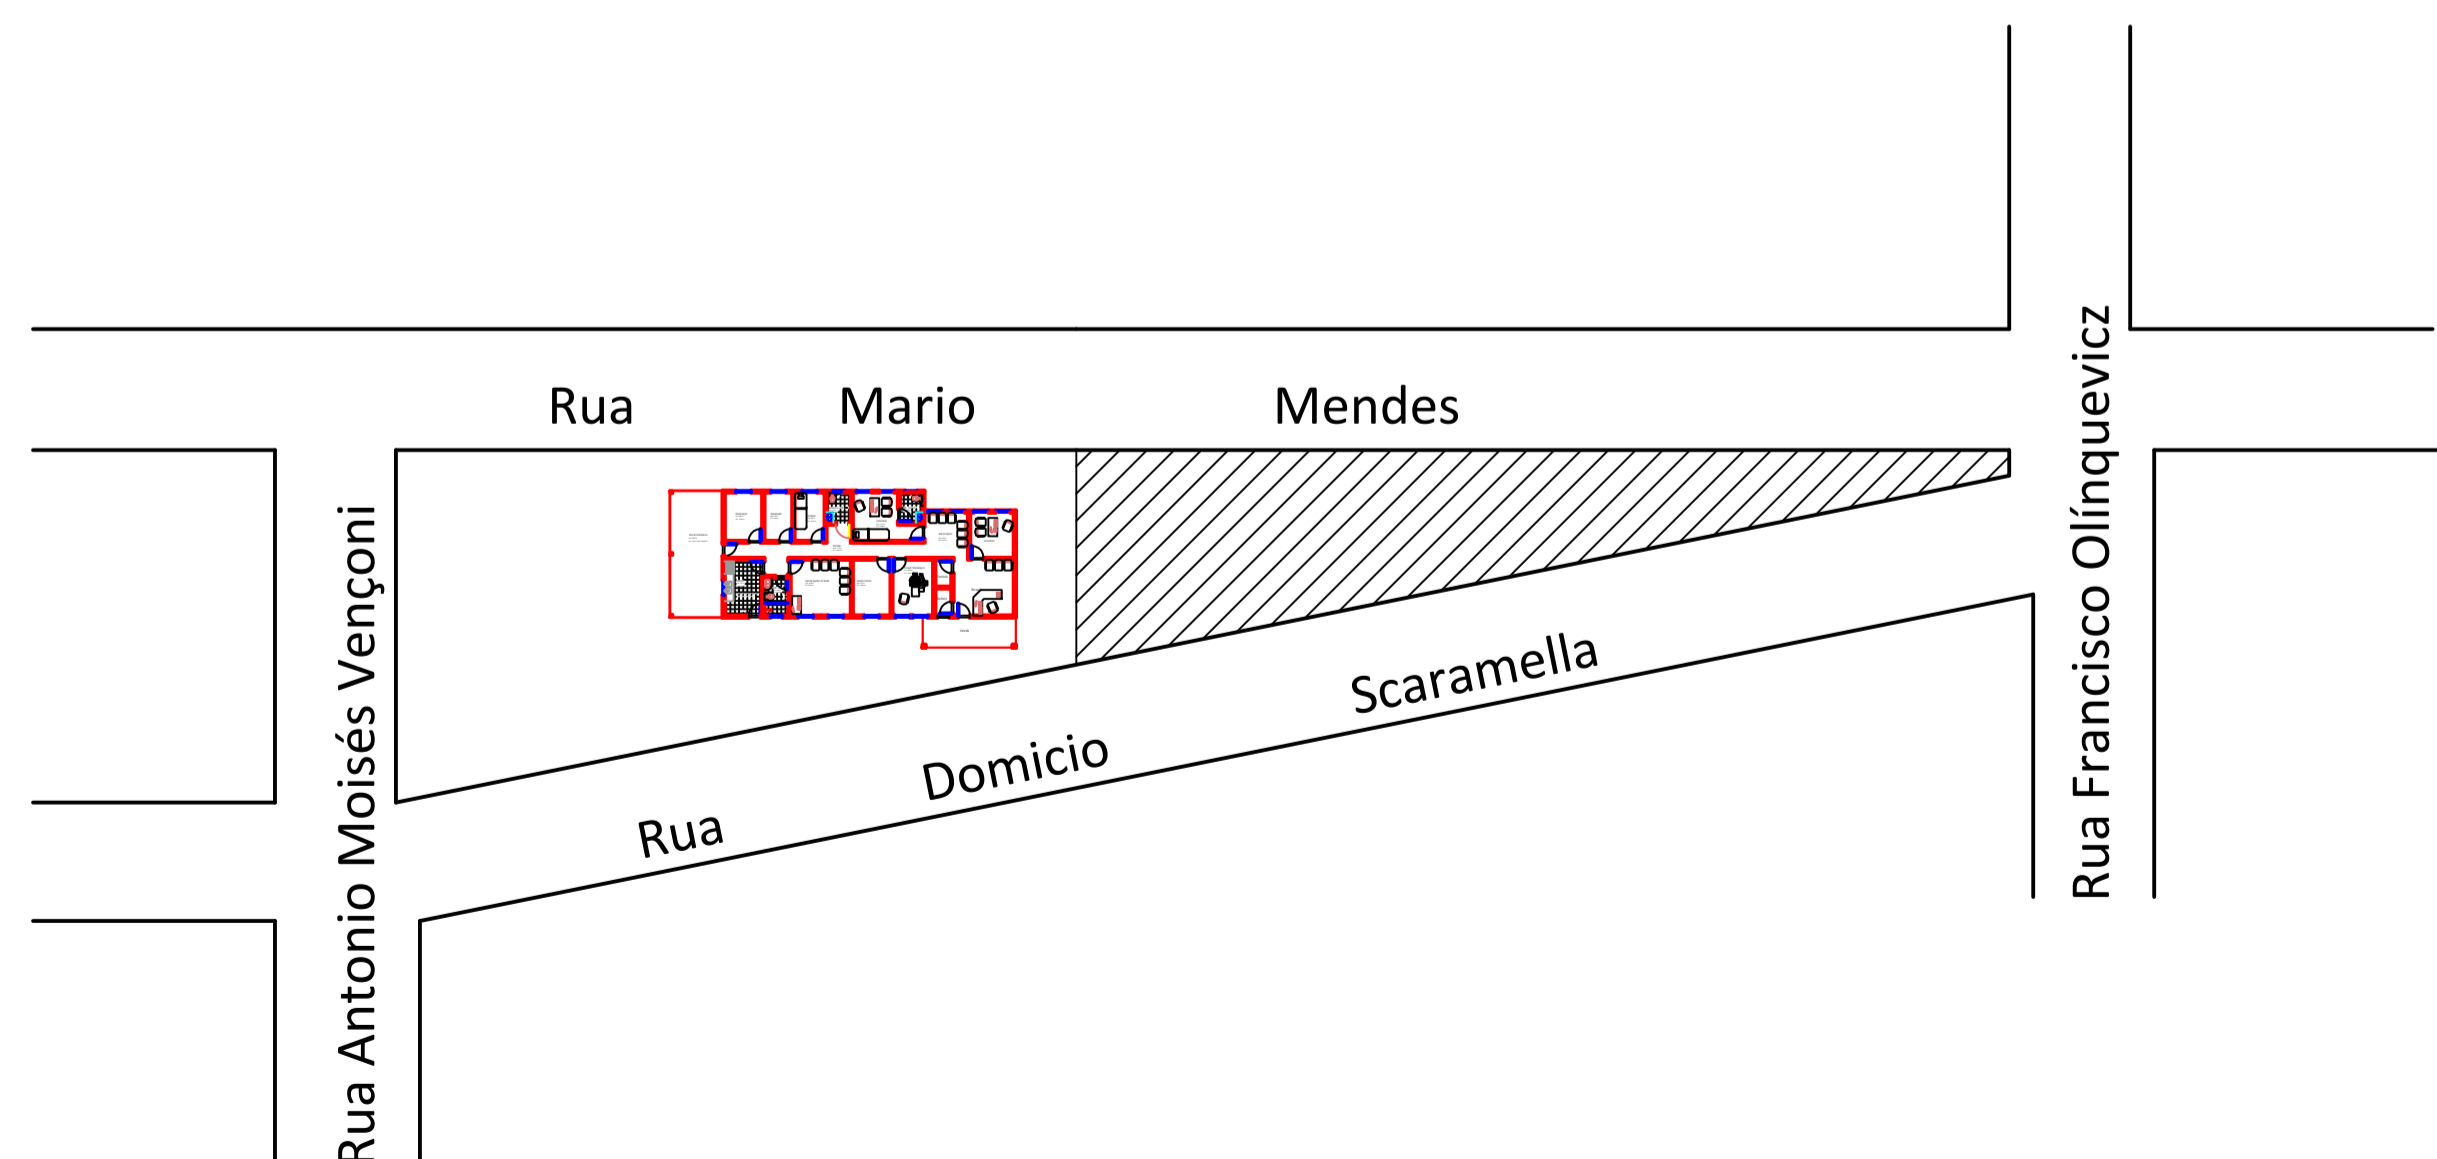

PLANTA DE LOCALIZAÇÃO

Visto da Prefeitura Municipal		PROJ. Nº
		01 01
PREFEITURA MUNICIPAL DE GENERAL CARNEIRO - PARANÁ		
<small> Avenida Presidente Getúlio Vargas, 821 - Centro CEP 84600-000 General Carneiro - Paraná Fone/Fax (0xx)41 3522-1441 CNPJ: 75.587.681/0001-07 E-mail: eng@parana.gov.br </small>		
PROJETO HIDROSSANITÁRIO		
OBRA:	Ampliação do Posto de Saúde do Bairro Planalto	ÁREA: 149,57 M ²
ENDEREÇO:	Rua Domicio Scaramella - Loteamento Monte Castelo - 6ª Parte	PROPRIETÁRIO: General Carneiro - PR
PROPRIETÁRIO:	Prefeitura Municipal de General Carneiro CNPJ n.º 75.587.681/0001-07	DATA: AGOSTO / 2012
RESPONSÁVEL TÉCNICO:	Jose Augusto Tuna Eng. CIVIL - CREA/SP 691516/1-0	ESCALA: Indicadas
	Assinatura:	PROJ. Nº: Carlos Alexandre De Oliveira